

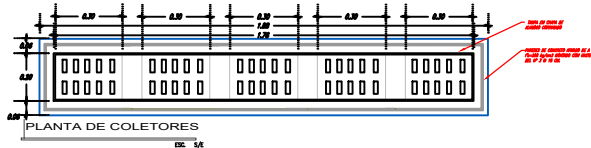


1 PLANTA BAIXA - GERAL
ESCALA 1/100

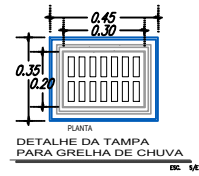

LEGENDA

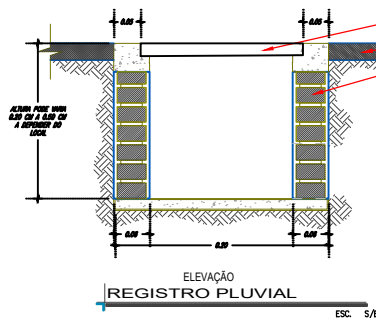

LOCAÇÃO DAS CANALETAS

PRANCHA: 01/11

PATRICK MELO CAVALCANTE
00998908363









Assinado digitalmente por PATRICK MELO CAVALCANTE:00998908363
ND: C=BR, O=ICP-Brasil, OU=CERTIFICADO DIGITAL, OU=Certificado Digital PFA 1, OU=04555555000150, OU=AC SyngularID Multipla, CN=PATRICK MELO CAVALCANTE:00998908363
Localização:
Fonte PDF Reader Versão: 2025.1.0



PREFEITURA MUNICIPAL DE BARROQUINHA -CE
ASSUNTO: REFORMA MERCADO E GALPÃO DOS FEIRANTES
CONTEÚDO:
- DETALHAMENTO DE CANALETA
- PLANTA DE LOCAÇÃO CANALETA

DATA:
26 / 05 / 2025
ESCALA :
INDICADA

AUTOR:
PATRICK MELO CAVALCANTE
RESPONSÁVEL:
PATRICK MELO CAVALCANTE

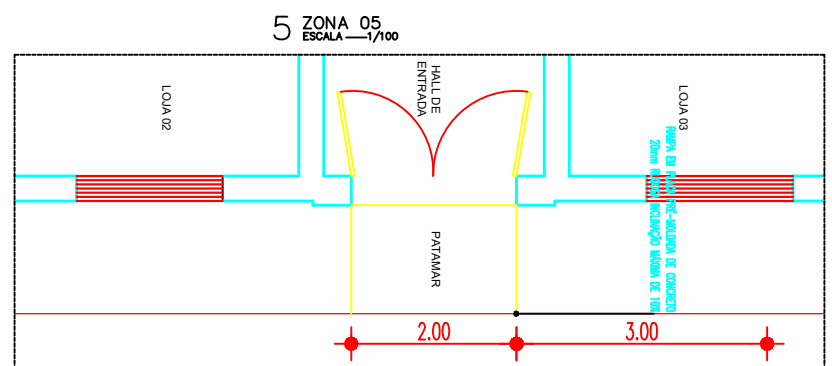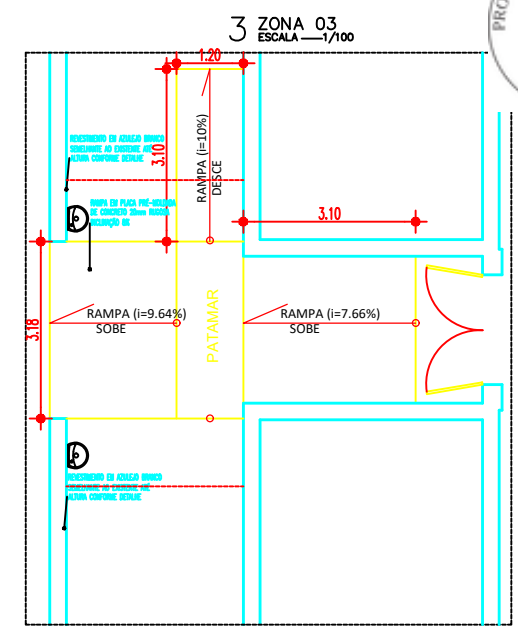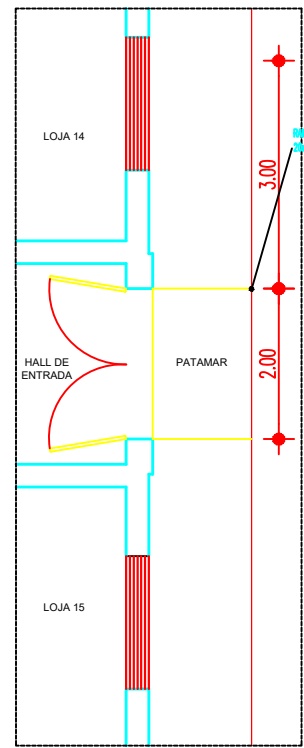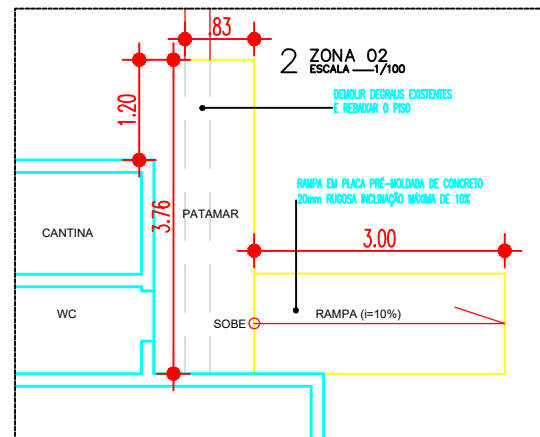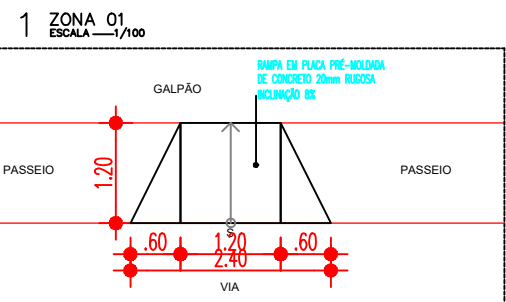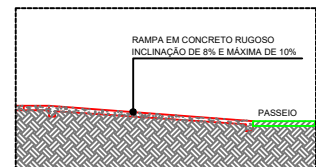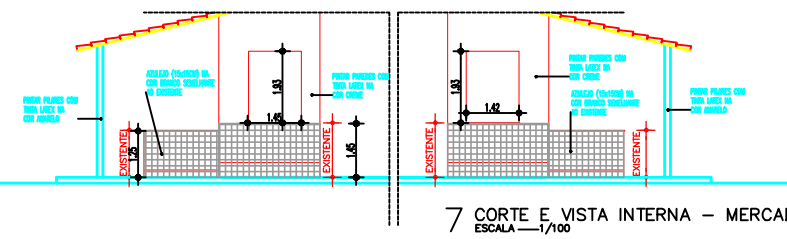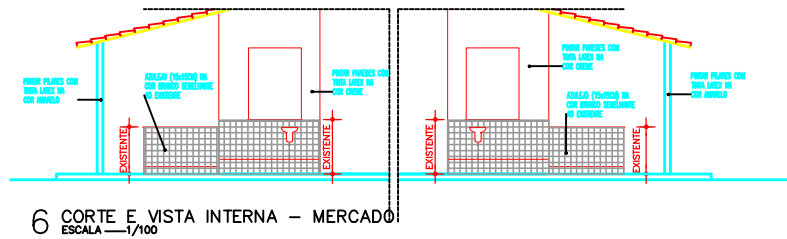


PREFEITURA MUNICIPAL DE BARROQUINHA -CE
ASSUNTO: REFORMA MERCADO E GALPÃO DOS FEIRANTES
CONTEÚDO: -DETALHAMENTO DE ZONAS DE RAMPAS
-DETALHAMENTO DE RAMPAS
-CORTES E VISTAS

DATA: 26 / 05 / 2025
ESCALA : INDICADA


AUTOR: PATRICK MELO CAVALCANTE
RESPONSÁVEL: PATRICK MELO CAVALCANTE

PRANCHA: 02/11
PATRICK MELO CAVALCANTE: 00998908363
Assinado digitalmente por PATRICK MELO CAVALCANTE:00998908363
ND: C=BR, O=ICP-Brasil, OU=Certificado Digital PF v1, OU=44555555000150, CN=AC SyngularID Multipla, CN=PATRICK MELO CAVALCANTE:00998908363
Localização:
Fonte PDF Reader Versão: 2025.1.0

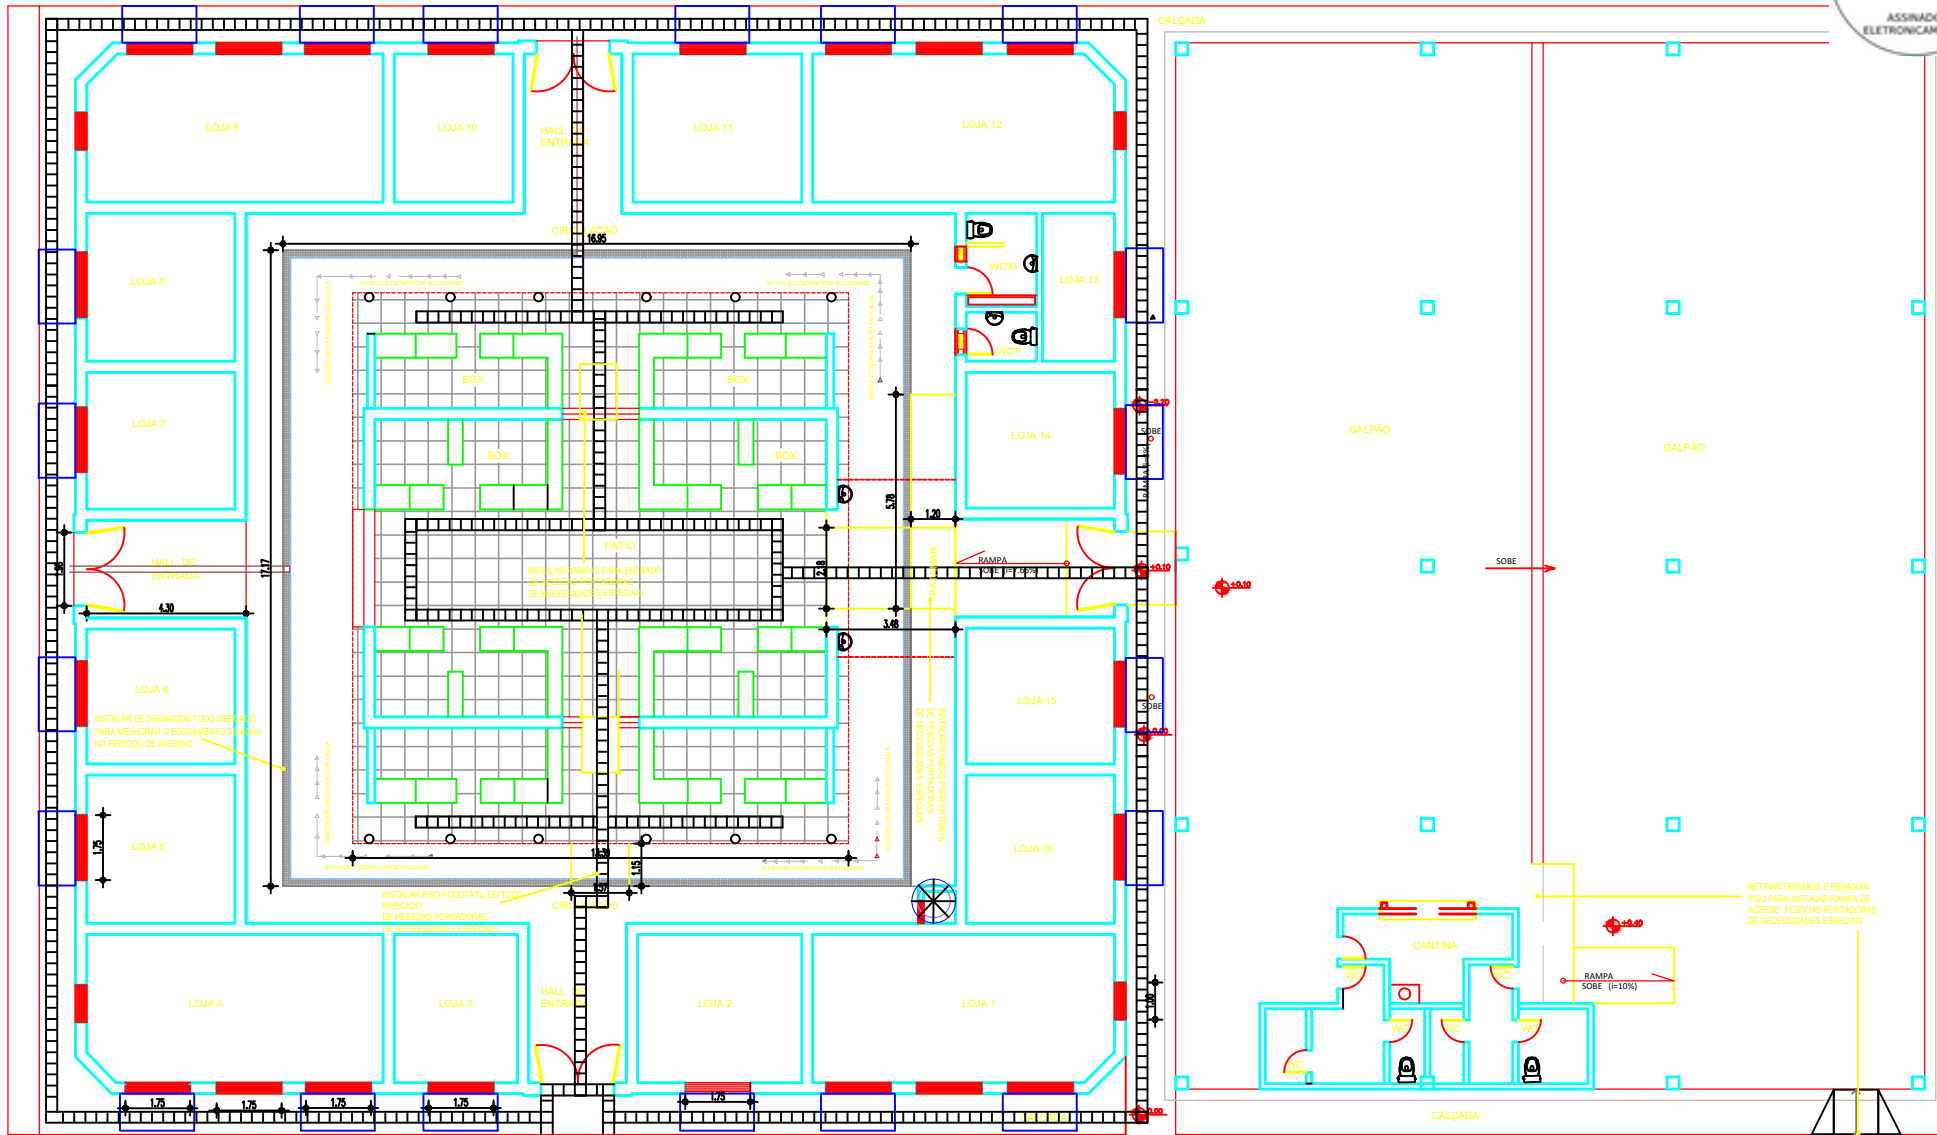

1 PLANTA BAIXA - LAYOUT GERAL
ESCALA 1/100

 LEGENDA




PREFEITURA MUNICIPAL DE BARROQUINHA -CE
ASSUNTO: REFORMA MERCADO E GALPÃO DOS FEIRANTES
CONTEÚDO: -PLANTA BAIXA - LAYOUT GERAL

DATA:
26 / 05 / 2025
ESCALA :
INDICADA


AUTOR:
PATRICK MELO CAVALCANTE
RESPONSÁVEL:
PATRICK MELO CAVALCANTE

PRANCHA: 04/11
PATRICK MELO CAVALCANTE
00998908363
Assinado digitalmente por PATRICK MELO CAVALCANTE:00998908363
ND: C=BR, O=ICP-Brasil, OU=CERTIFICADO DIGITAL, OU=Certificado Digital PPA 1, OU=04555555000150, OU=AC SingularID Multipla, CN=PATRICK MELO CAVALCANTE:00998908363
Localização:
Foxit PDF Reader Versão: 2025.1.0

2 PLANTA BAIXA INTERNA VISTA AMPLIADA - MERCADO MU
ESCALA 1/100

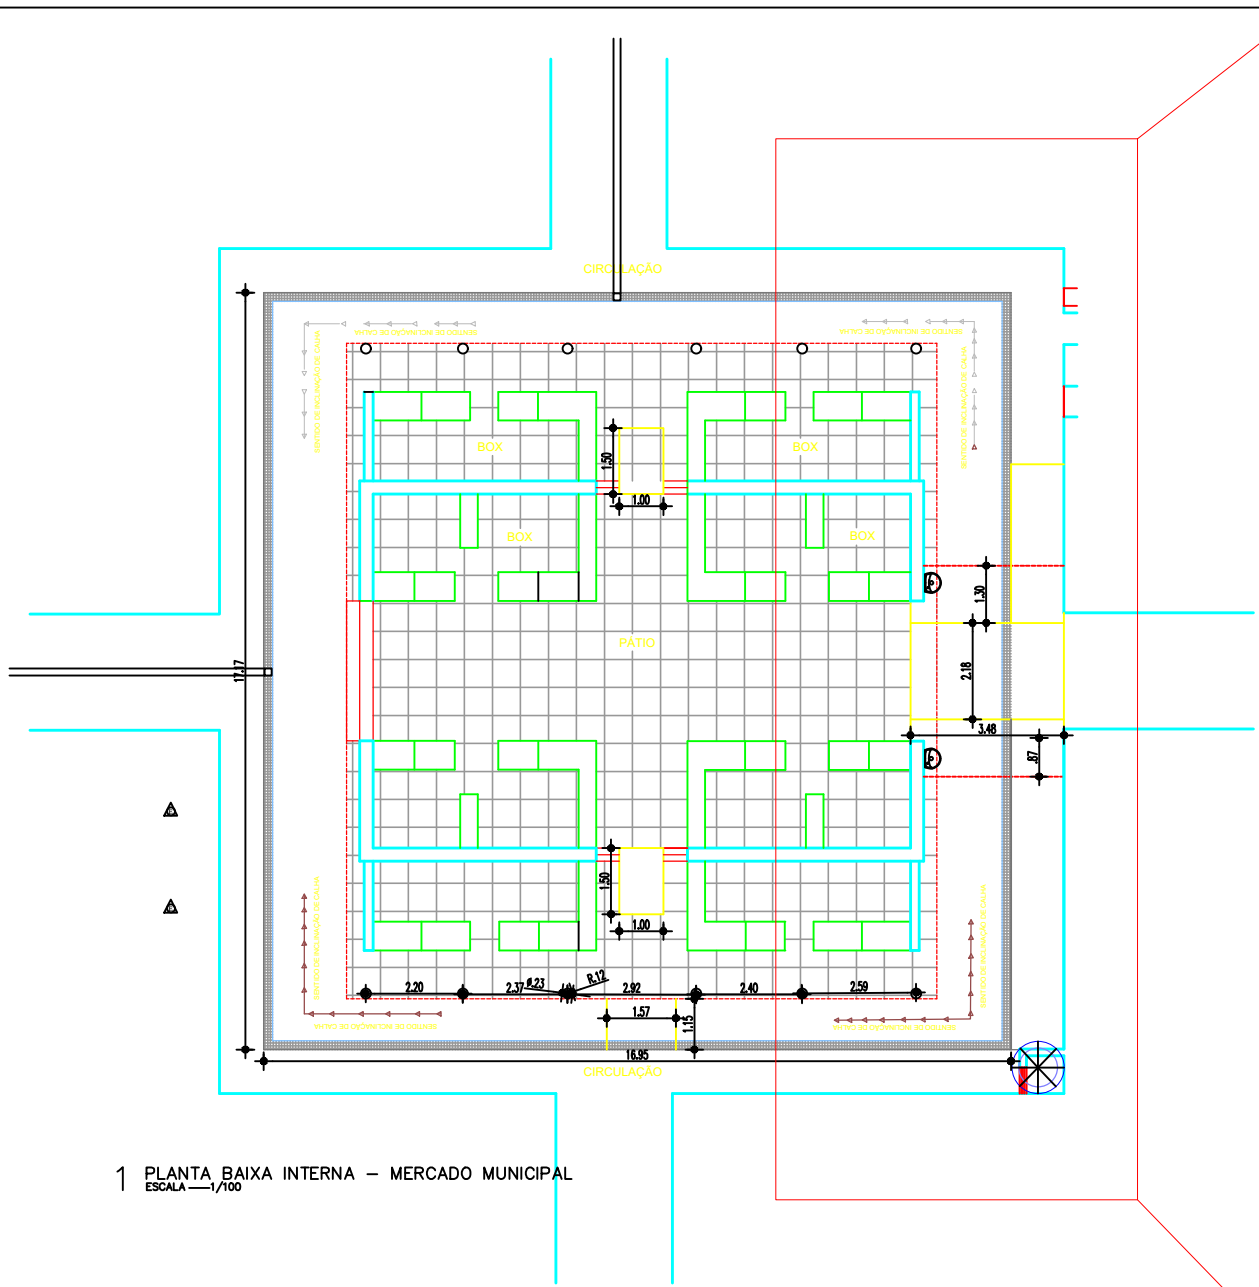

1 PLANTA BAIXA INTERNA - MERCADO MUNICIPAL
ESCALA 1/100

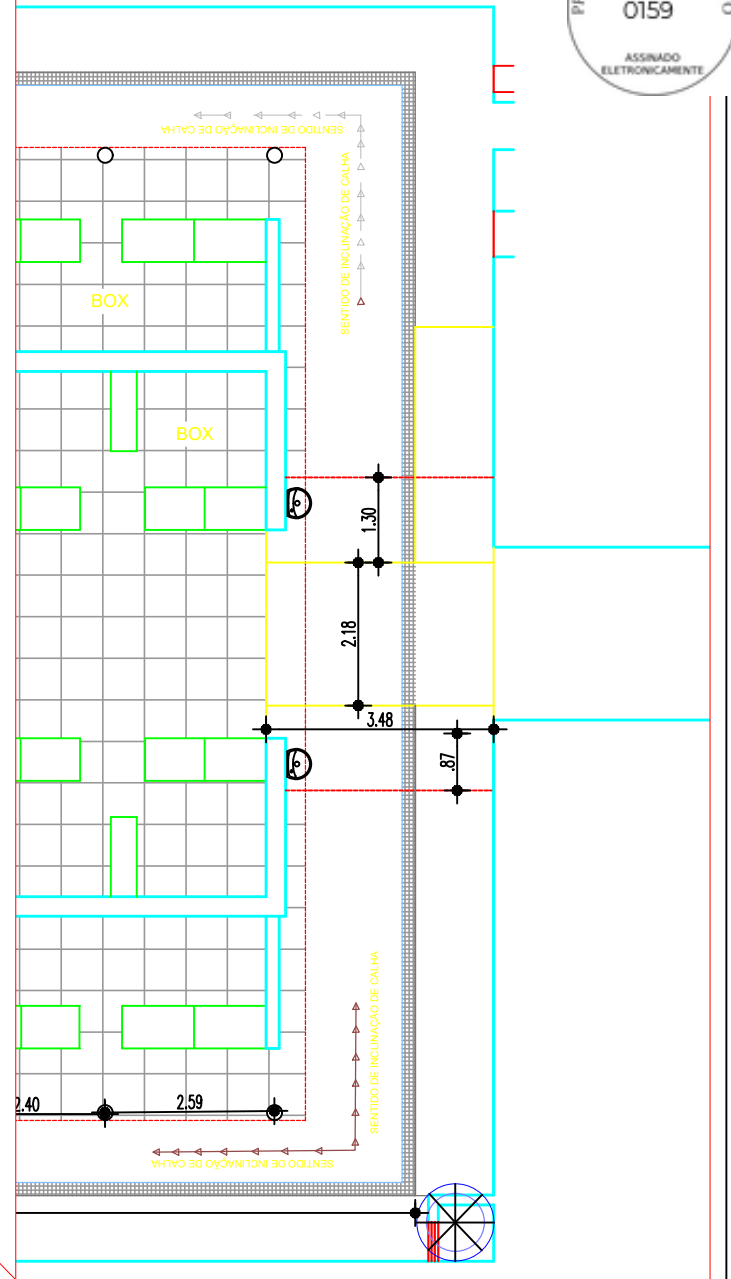


PREFEITURA MUNICIPAL DE BARROQUINHA -CE
ASSUNTO: REFORMA MERCADO E GALPÃO DOS FEIRANTES
CONTEÚDO: -PLANTA BAIXA DA MERCADO MUNICIPAL
-VISTA AMPLIADA DE PLANTA BAIXA


DATA:
26 / 05 / 2025
ESCALA :
INDICADA

AUTOR:
PATRICK MELO CAVALCANTE
RESPONSÁVEL:
PATRICK MELO CAVALCANTE

PRANCHA: 05/11
PATRICK MELO CAVALCANTE
00998908363
Assinado digitalmente por PATRICK MELO CAVALCANTE:00998908363
ND: C=BR, O=ICP-Brasil, OU= CERTIFICADO DIGITAL, OU=Certificado Digital PPA1, OU=0455555000150, OU= AC SyngularID Multipla, CN=PATRICK MELO CAVALCANTE:00998908363
Localização:
Foxit PDF Reader Versão: 2025.1.0

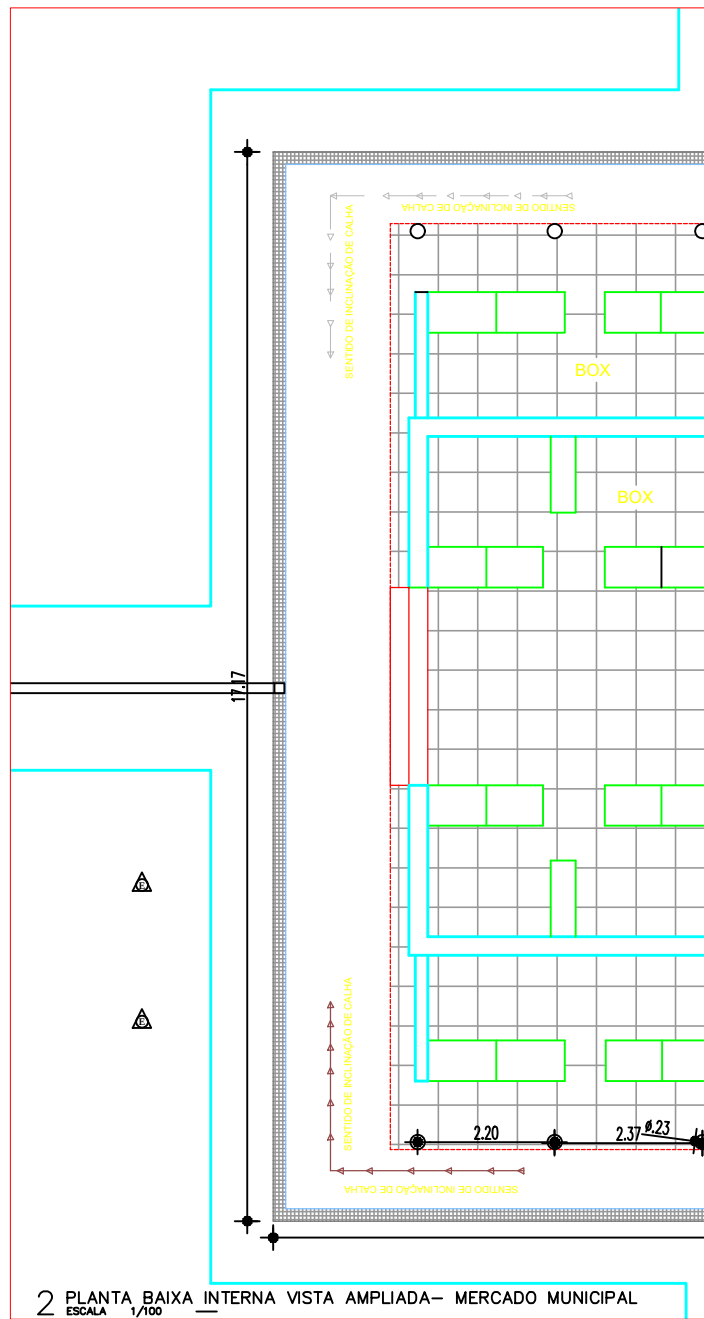


2 PLANTA BAIXA INTERNA VISTA AMPLIADA - MERCADO MUNICIPAL
ESCALA 1/100

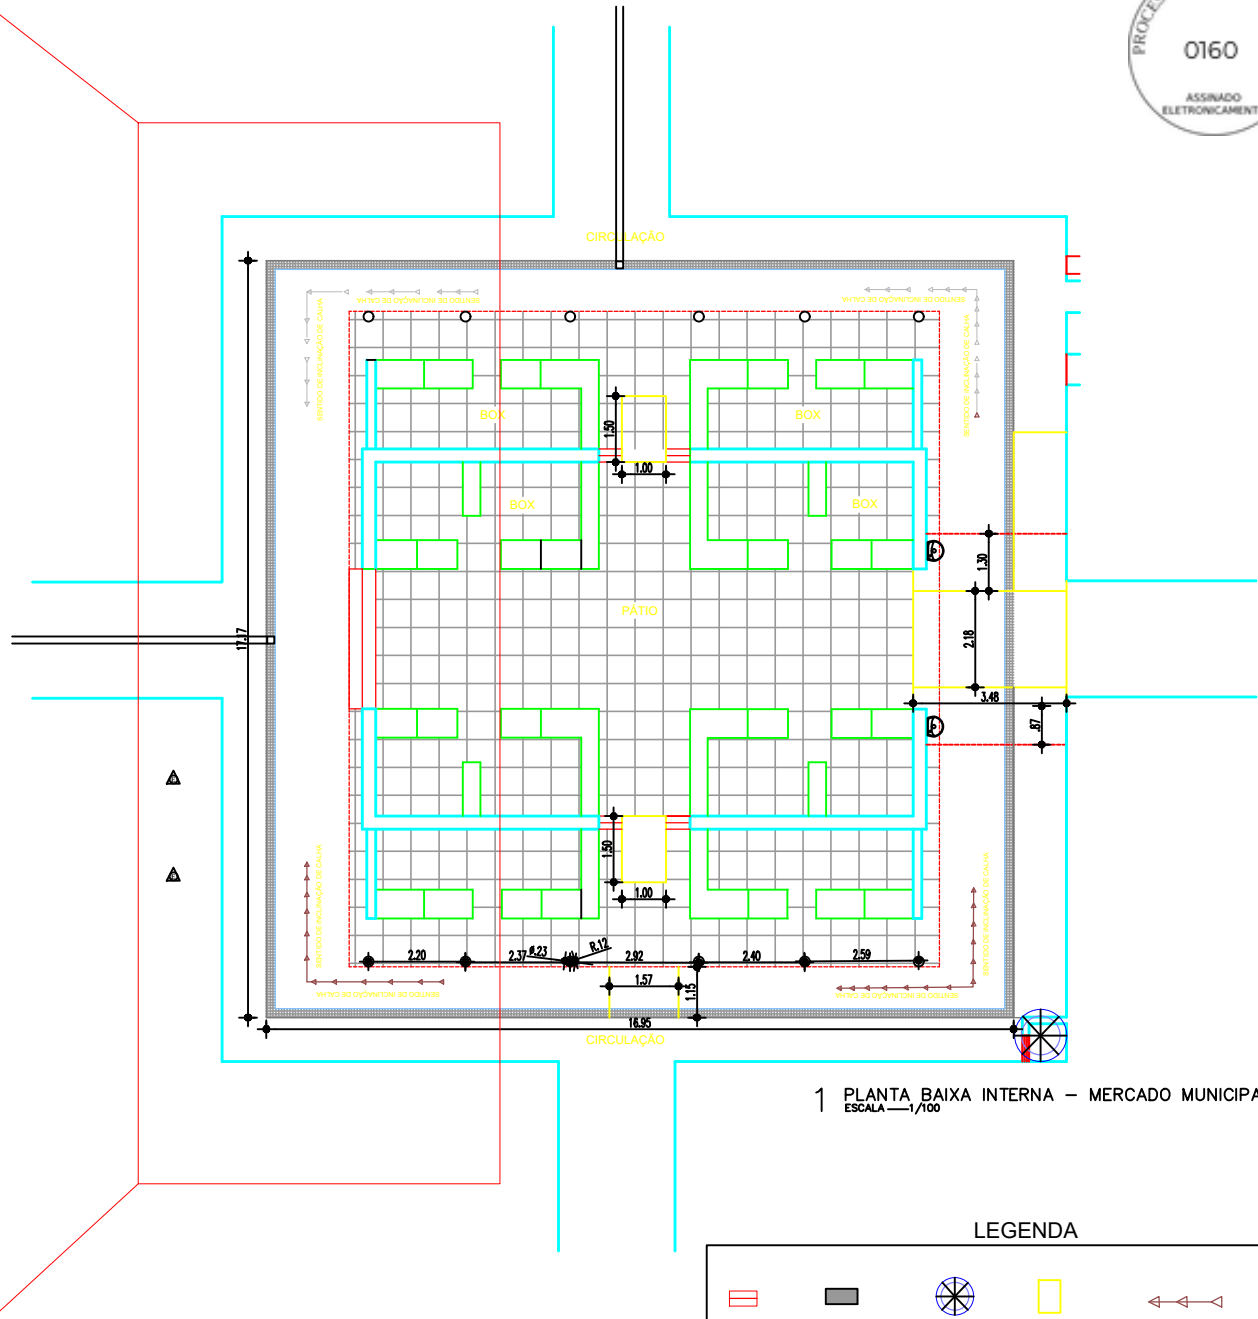

1 PLANTA BAIXA INTERNA - MERCADO MUNICIPAL
ESCALA 1/100

 LEGENDA




PREFEITURA MUNICIPAL DE BARROQUINHA -CE
ASSUNTO: REFORMA MERCADO E GALPÃO DOS FEIRANTES
CONTEÚDO: -PLANTA BAIXA DA MERCADO MUNICIPAL
-VISTA AMPLIADA DE PLANTA BAIXA

DATA:
26 / 05 / 2025
ESCALA :
INDICADA

AUTOR:
PATRICK MELO CAVALCANTE
RESPONSÁVEL:
PATRICK MELO CAVALCANTE

PRANCHA: 06/11
PATRICK MELO CAVALCANTE:
00998908363
Assinado digitalmente por PATRICK MELO CAVALCANTE:00998908363
ND: C=BR, O=ICP-Brasil, OU=CERTIFICADO DIGITAL, OU=Certificado Digital PFA 1, OU=045555550001150, OU=AC SIngularID Múltipla, CN=PATRICK MELO CAVALCANTE:00998908363
Localização:
Foxit PDF Reader Versão: 2025.1.0

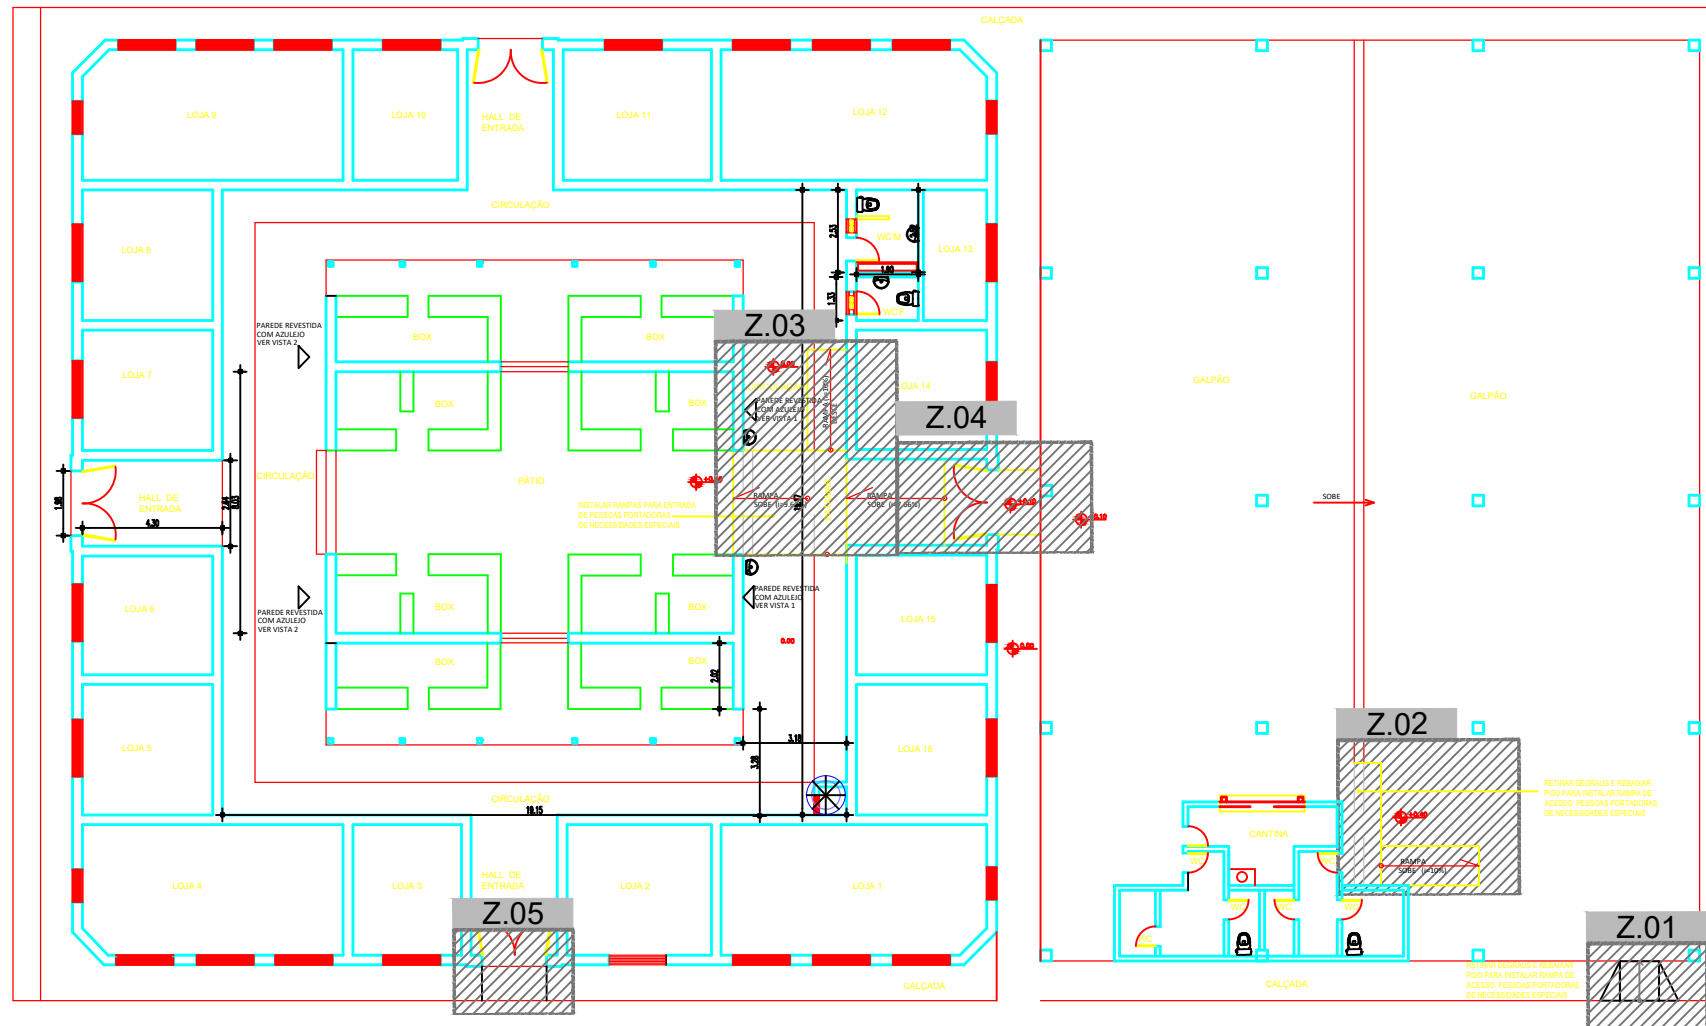


1 PLANTA BAIXA – GERAL
ESCALA 1/100

OBSERVAÇÕES:

- 1 - FAZER REPAROS NOS BALCÕES DOS BOXES, SUBSTITUINDO REVESTIMENTO QUANDO NECESSÁRIO POR AZULEJO BRANCO SEMELHANTE AO EXISTENTE;
- 2 - INSTALAR RAMPAS DE ACESSO CONFORME ESPECIFICAÇÕES;
- 3 - REVESTIR PAREDES INDICADAS COM AZULEJO BRANCO CONFORME VISTAS 1 E 2 ANEXO;
- 4 - SUBSTITUIR TODA A ESTRUTURA DA COBERTA - MADEIRAMENTO E TELHAS;
- 5 - TODA A EDIFICAÇÃO DO MERCADO E GALPÃO DEVERÃO TER PAREDES PINTADAS COM TINTA LÁTEX NA COR CREME E PILARES NA COR AMARELO;
- 6 - GRADES E PORTÕES DEVERÃO SER PINTADOS COM TINTA ESMALTADA NA COR PRETA;
- 7 - REVESTIR AS COLUNAS DO GALPÃO COM CERÂMICA 30 x 30cm NA COR MARFIM ATÉ h=1.50m ACIMA, TINTA LÁTEX NA COR AMARELO;
- 8 - REVESTIR PAREDES EXTERNAS DA CANTINA, COM CERÂMICA 30 x 30cm NA COR MARFIM;
- 9 - DEVERÁ SER EXECUTADO PISO INDUSTRIAL EM TODA EXTENSÃO DO GALPÃO;
- 10 - TODAS AS MEDIDAS DEVERÃO SER CONFERIDAS NO LOCAL DA OBRA.

 LEGENDA




PREFEITURA MUNICIPAL DE BARROQUINHA -CE
ASSUNTO: REFORMA MERCADO E GALPÃO DOS FEIRANTES
CONTEÚDO: -PLANTA BAIXA - GERAL

DATA:
26 / 05 / 2025
 ESCALA :
INDICADA

AUTOR:
PATRICK MELO CAVALCANTE
 RESPONSÁVEL:
PATRICK MELO CAVALCANTE

PRANCHA: 07/11
PATRICK MELO CAVALCANTE:
 00998908363
Assinado digitalmente por PATRICK MELO CAVALCANTE:00998908363
 ND: C=BR, O=ICP-Brasil, OU= CERTIFICADO DIGITAL, OU=Certificado Digital PPA 1, OU=0455555000150, OU= AC SyngularID Multipla, CN=PATRICK MELO CAVALCANTE:00998908363
 Localização:
 Fonte PDF Reader Versão: 2025.1.0

MEDIDOR MONOFÁSICO – PADRAO TIPO CELG
INSTALAÇÃO EM PAREDE
SEM ESCALA

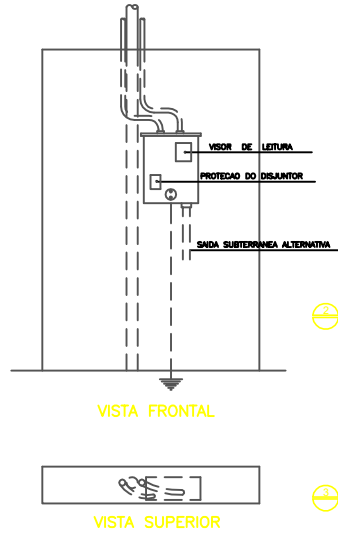

2 - VISTA FRONTAL SEM ESCALA

VISTA FRONTAL

3 - VISTA SUPERIOR SEM ESCALA


VISTA SUPERIOR

	Tomada de uso específico alta, a 2,00m do piso
	Tomada com interruptor de uma seção média, a
	Tomada com interruptor de duas seções média, a
	Tomada com interruptor de três seções média, a
	Tomada com interruptor paralelo médio, a 1,30m
	Interruptor de uma seção, a 1,30m do piso acabado
	Interruptor paralelo de uma seção, a 1,30m do piso acabado
	Interruptor paralelo de duas seções, a 1,30m do piso acabado
	Luminária sobrepôr p/ fluoresc. tubular 2x32W
	Quadro de Entrada
	Ponto de luz no teto.
	Calha de passagem 70x70cm de alvenaria no piso.
	Armazenamento.
	Quadro de distribuição geral embutido com medidor, a 1,30m do piso acabado.
	Fiss: Fiss. Fiss. Neutro Retorno Terra Paralelo.


Notas :
1 = Eletrodutos não cotados serão de 20mm.
2 = Condutores não cotados serão de 2,5mm².
3 = Tomadas não cotadas serão de 100v.

LISTA DE MATERIAIS

ITEM	DESCRIÇÃO	UNIDADE	QUANTIDADE
1	Eletroduto de Pvc Rígido Soldável de 25mm	Barra de 3m	7
2	Eletroduto de Pvc Flexível Corrugado de 20mm	Metros	490,58
3	Curva de 90° para Eletroduto de Pvc Rígido Soldável de 25mm	Peça	14
4	Fio flexível Preto de 2,5mm ²	Metros	486,6
5	Fio flexível Azul Claro de 2,5mm ²	Metros	486,6
6	Fio flexível Verde de 2,5mm ²	Metros	486,6
7	Fio flexível Preto de 6,0mm ²	Metros	80,53
8	Fio flexível Azul Claro de 6,0mm ²	Metros	80,53
9	Fio flexível Verde de 6,0mm ²	Metros	80,53
10	Disjuntor termomagnético Unipolar de 10A	Peça	2
11	Disjuntor termomagnético Unipolar de 15A	Peça	10
12	Dispositivo diferencial residual (DR) Unipolar de 15A	Peça	12
13	Tomada 10A 2x4"	Peça	54
14	Tomada com interruptor de uma seção 2x4"	Peça	1
15	Tomada com interruptor de três seções 2x4"	Peça	3
16	Interruptor simples de uma seção 2x4"	Peça	20
17	Interruptor paralelo de duas seções 2x4"	Peça	3
18	Interruptor paralelo de três seções 2x4"	Peça	5
19	Lâmpada Elétrica Fluorescente Compacta A16 15w	Peça	2
20	Luminária sobrepôr p/ fluoresc. tubular 2x32W	Peça	4
21	Quadro de Distribuição de Embutir com 24 elementos	Peça	11

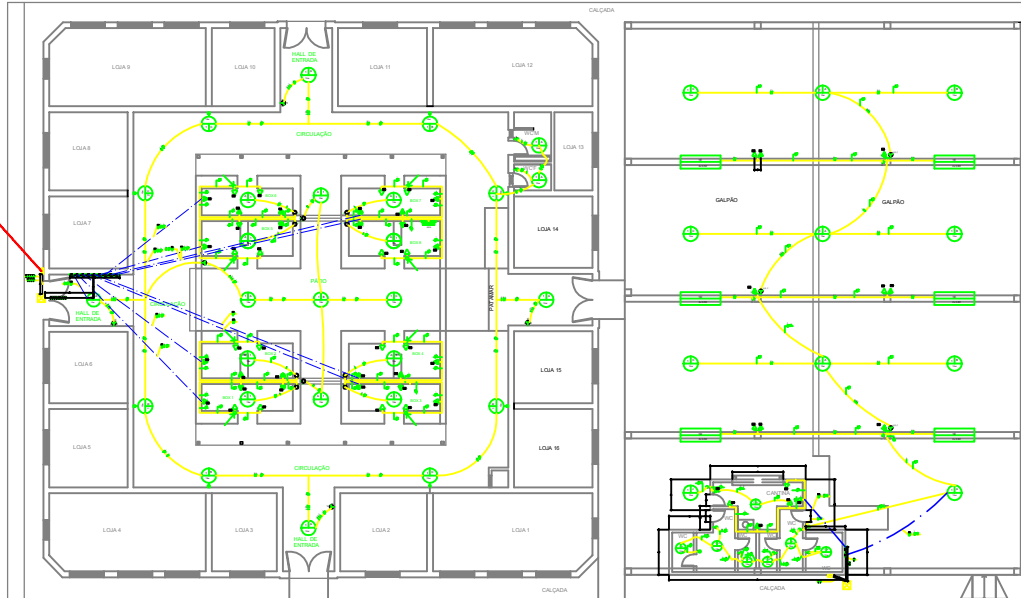

PLANTA BAIXA ELÉTRICA SEM ESCALA

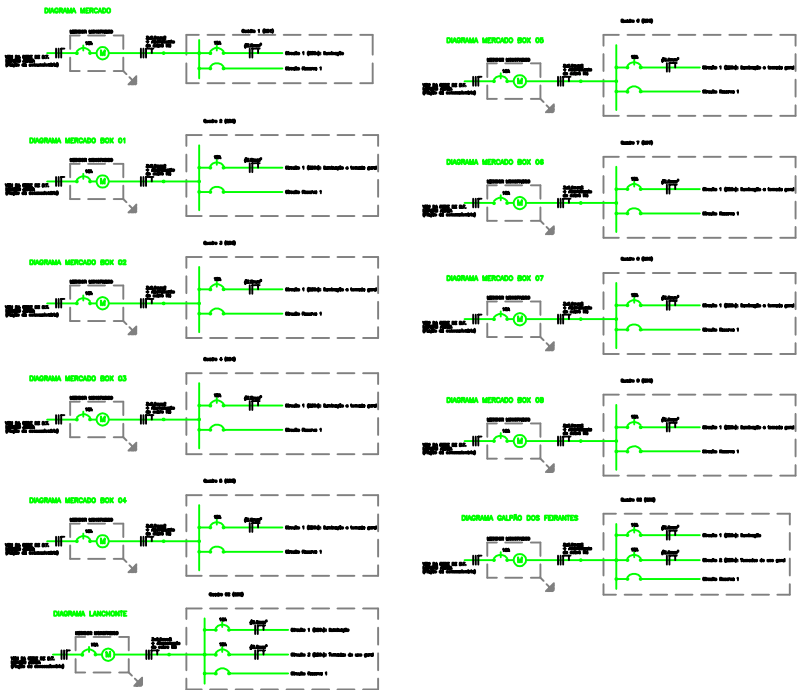

GALPÃO DOS FEIRANTES									
QUADRO DE CARGAS (QD1)									
QUADRO DE CARGAS (QD2)									
MERCADO MUNICIPAL									
QUADRO DE CARGAS (QD1)									
QUADRO DE CARGAS (QD2)									
QUADRO DE CARGAS (QD3)									
QUADRO DE CARGAS (QD4)									
QUADRO DE CARGAS (QD5)									
QUADRO DE CARGAS (QD6)									
QUADRO DE CARGAS (QD7)									
QUADRO DE CARGAS (QD8)									
QUADRO DE CARGAS (QD9)									

PROPRIETÁRIO
PATRICK MELO CAVALCANTE
CAVALCANTE: 00998908363
RESPONSÁVEL TÉCNICO
PATRICK MELO CAVALCANTE - CREA Nº 51.028

PROJETO: REFORMA DO MERCADO PÚBLICO E GALPÃO DOS FEIRANTES DO MUNICÍPIO DE BARROQUINHA - CEARÁ
CLIENTE: PREFEITURA MUNICIPAL DE BARROQUINHA
LOCAL: CENTRO DE BARROQUINHA - CEARÁ
CONTEÚDO: ARQUITETURA - PROJETO EXECUTIVO

1. PLANTA BAIXA ELÉTRICA
2. VISTAS
3. QUADRO DE CARGAS
4. DIAGRAMA DE CARGAS


RESPONSÁVEL TÉCNICO: PATRICK MELO CAVALCANTE
PROJETISTA: PATRICK MELO CAVALCANTE
ESCALA: SEM ESCALA
DESENHO: PROJETO ELÉTRICO
ARQUIVO: PROJETO ELÉTRICO
DATA: MAIO 2025

PRANCHA: 08/11


LEGENDA

ITEM	DESCRIÇÃO	UNIDADE	QUANTIDADE
1	PORTÃO DE ALUMÍNIO ANODIZADO NATURAL - (P01)	UND	7
2	PORTÃO DE ALUMÍNIO ANODIZADO NATURAL - (P02)	UND	2
3	PORTÃO DE FERRO EM BARRA CHATA TIPO TIJOLINHO - (PT01)	UND	4


LISTA DE MATERIAIS	
(P01)	PORTÃO TIPO 01 PORTÃO DE FERRO EM BARRA CHATA TIPO TIJOLINHO
(P02)	PORTA TIPO 02 - 70x210cm MATERIAL LAMBRIL (ALUMÍNIO ANODIZADO NATURAL)
(P01)	PORTA TIPO 01 - 60x210cm MATERIAL LAMBRIL (ALUMÍNIO ANODIZADO NATURAL)

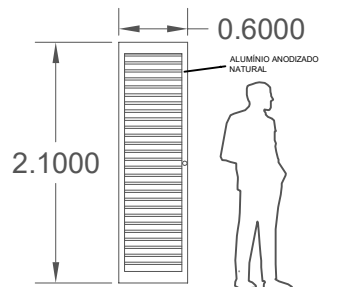

P01
1
PORTA DE LAMBRIL
C: 2,10m
L: 0,60m

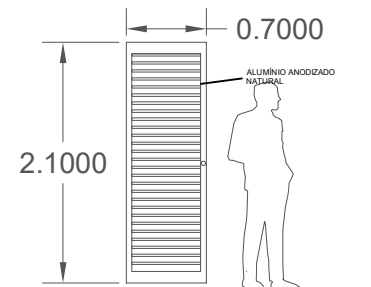

P02
2
PORTA DE LAMBRIL
C: 2,10m
L: 0,70m


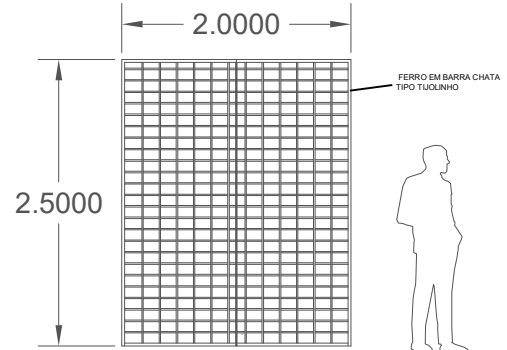


PT01
1
PORTÃO DE FERRO EM BARRA CHATA TIPO TIJOLINHO
C: 2,00m
L: 2,50m


PROPRIETÁRIO
PATRICK MELO CAVALCANTE
00998908363
RESPONSÁVEL TÉCNICO
PATRICK MELO CAVALCANTE - CREA Nº 51.028

PROJETO: REFORMA DO MERCADO PÚBLICO E GALPÃO DOS FEIRANTES DO MUNICÍPIO DE BARROQUINHA - CEARÁ
CLIENTE: PREFEITURA MUNICIPAL DE BARROQUINHA
LOCAL: CENTRO DE BARROQUINHA - CEARÁ
CONTEÚDO: DETALHAMENTO DE ESQUADRIAS
1. PLANTA DE LOCAÇÃO DE ESQUADRIAS
2. DETALHAMENTO DE ESQUADRIAS


RESPONSÁVEL TÉCNICO PATRICK MELO CAVALCANTE ENGENHEIRO CIVIL CREA Nº 51.028	PROJETISTA FABIANO MELO DE OLIVEIRA ENGENHEIRO CIVIL CREA Nº 08.084.008 TEL: (85) 3441-1020	PRINCHA: 10/11
ESCALA SEM ESCALA	DESENHO PROJETO ARQUITETÔNICO	DATA MAIO 2025

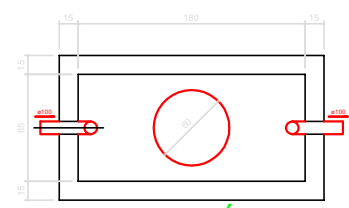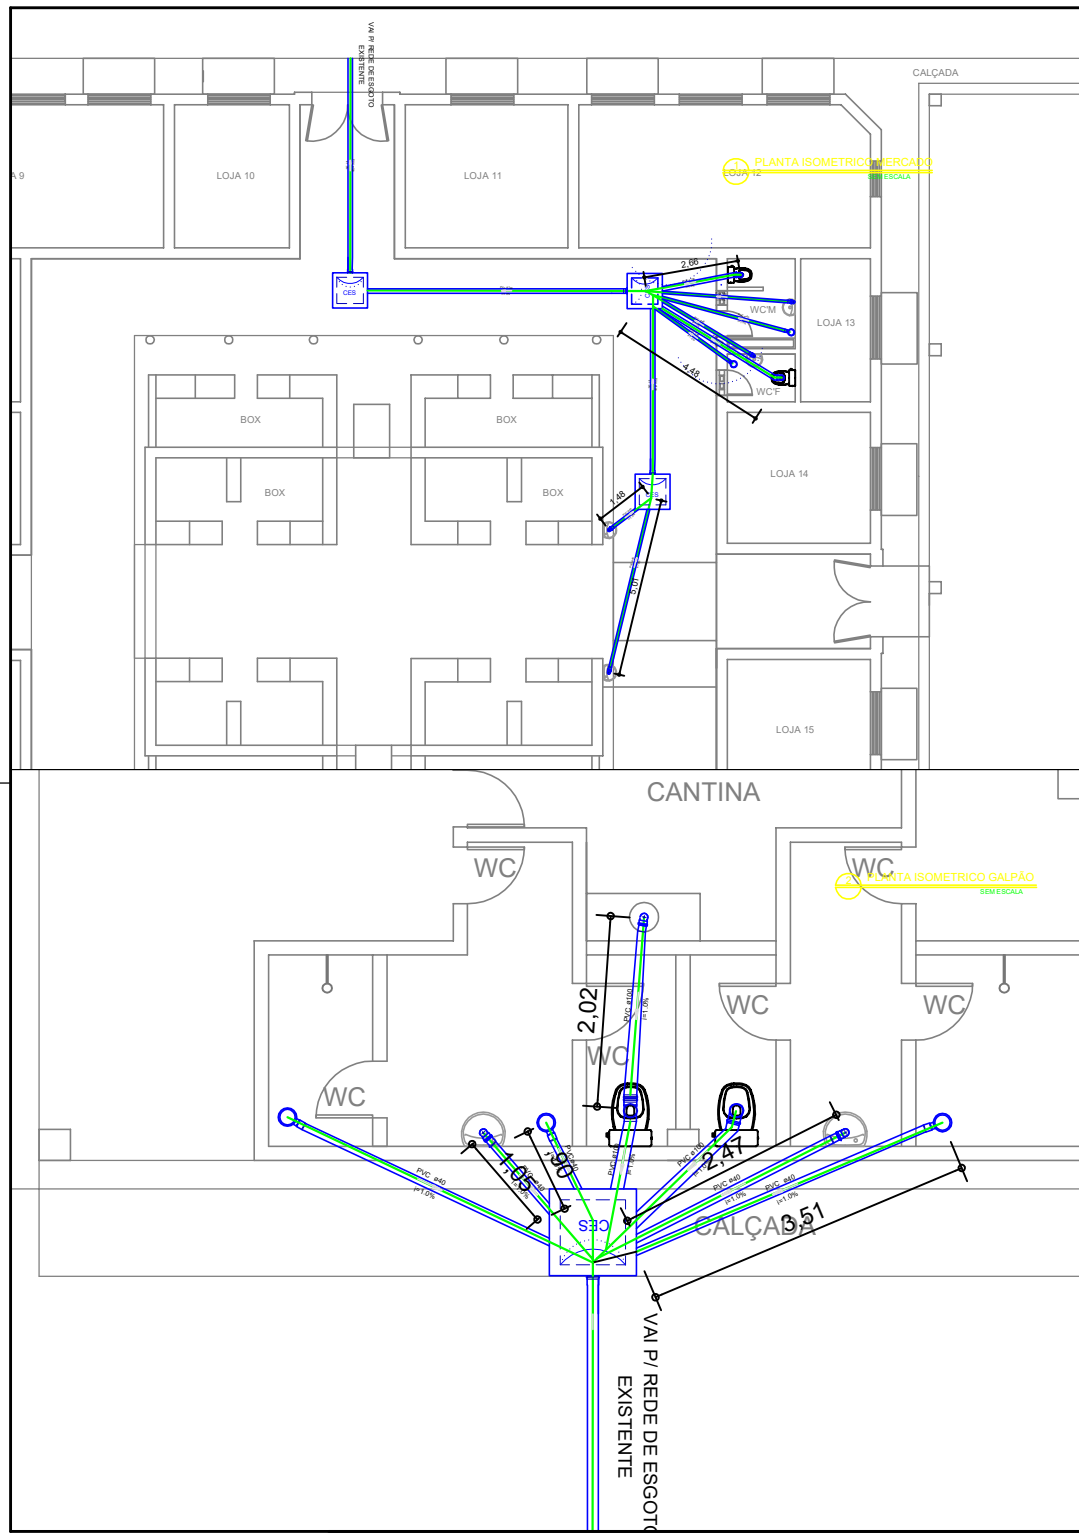


TANQUE SÉPTICO
PLANTA BAIXA

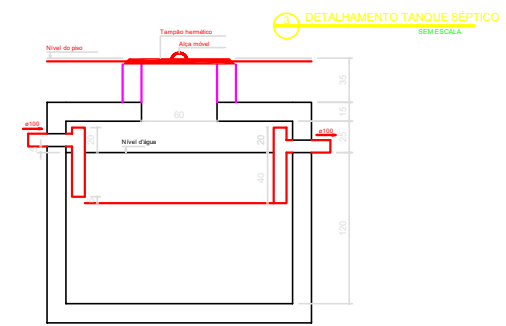

TANQUE SÉPTICO
CORTE

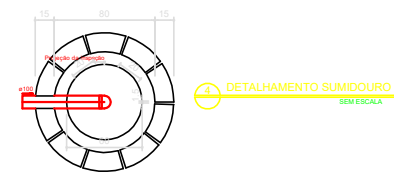

SUMIDOURO
PLANTA BAIXA

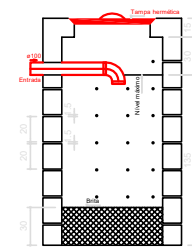

SUMIDOURO
CORTE

Lista de Materiais

- Caixas de Passagem
- Caixa de inspeção de esgoto sifonada CES- 60x60 cm
- PVC Acessórios
- Caixa sifonada 100x100x50
- Ralo corpo caixa seca 100x100x40mm
- Sifão de copo p/ pia e lavatório 1" - 1.1/2"
- Sifão flexível c/ Adaptador 1.1/2" - 1.1/2"
- Válvula p/ lavatório e tanque 1"
- Válvula p/ tanque 1 1/2"
- PVC Esgoto
- Curva 90 curta 100 mm
- Joelho 40 mm
- Joelho 90 100 mm
- Joelho 90 c/anel p/ esgoto secundário 40 mm - 1.1/2"
- Tubo PVC ponta-bolsa c/ virola 100 mm - 4"
- Tubo rígido c/ ponta e bolsa soldável 40 mm
- Tubo rígido c/ ponta lisa 100 mm - 4"
- 40 mm
- Tê sanitário 100 mm - 100 mm

Legenda

- Caixa Sifonada
- Caixa seca
- Caixas Inspeção Esgoto Sifonada
- Lavatório de Uso Geral
- Tanque de Lavar Roupas DN 40mm
- Vaso Sanitário c/ curva 90°
- Vaso Sanitário c/ tê

PROPRIETÁRIO
PATRICK MELO CAVALCANTE
00998908363

RESPONSÁVEL TÉCNICO
PATRICK MELO CAVALCANTE - CREA Nº 51.028

PROJETOISTA
ENGENHEIRO DE OLIVEIRA
CREA Nº 08.084.008
TEL: (85) 3341-5023

PRINCHA: 11/11

PROJETO: REFORMA DO MERCADO PÚBLICO E GALPÃO DOS FEIRANTES DO MUNICÍPIO DE BARROQUINHA - CEARÁ

CLIENTE: PREFEITURA MUNICIPAL DE BARROQUINHA

LOCAL: CENTRO DE BARROQUINHA - CEARÁ

CONTEÚDO: PROJETO SANITARIO

1. PLANTA BAIXA SANITARIO MERCADO E GALPAO
2. QUADRO DE MATERIAIS
3. DETALHAMENTOS

ESCALA: SEM ESCALA

DESENHO: PROJETO SANITARIOS

ARQUIVO: PROJETO SANITARIOS

DATA: MAIO 2025

ISSUE: 01